


PŘÍLOHA Č.1

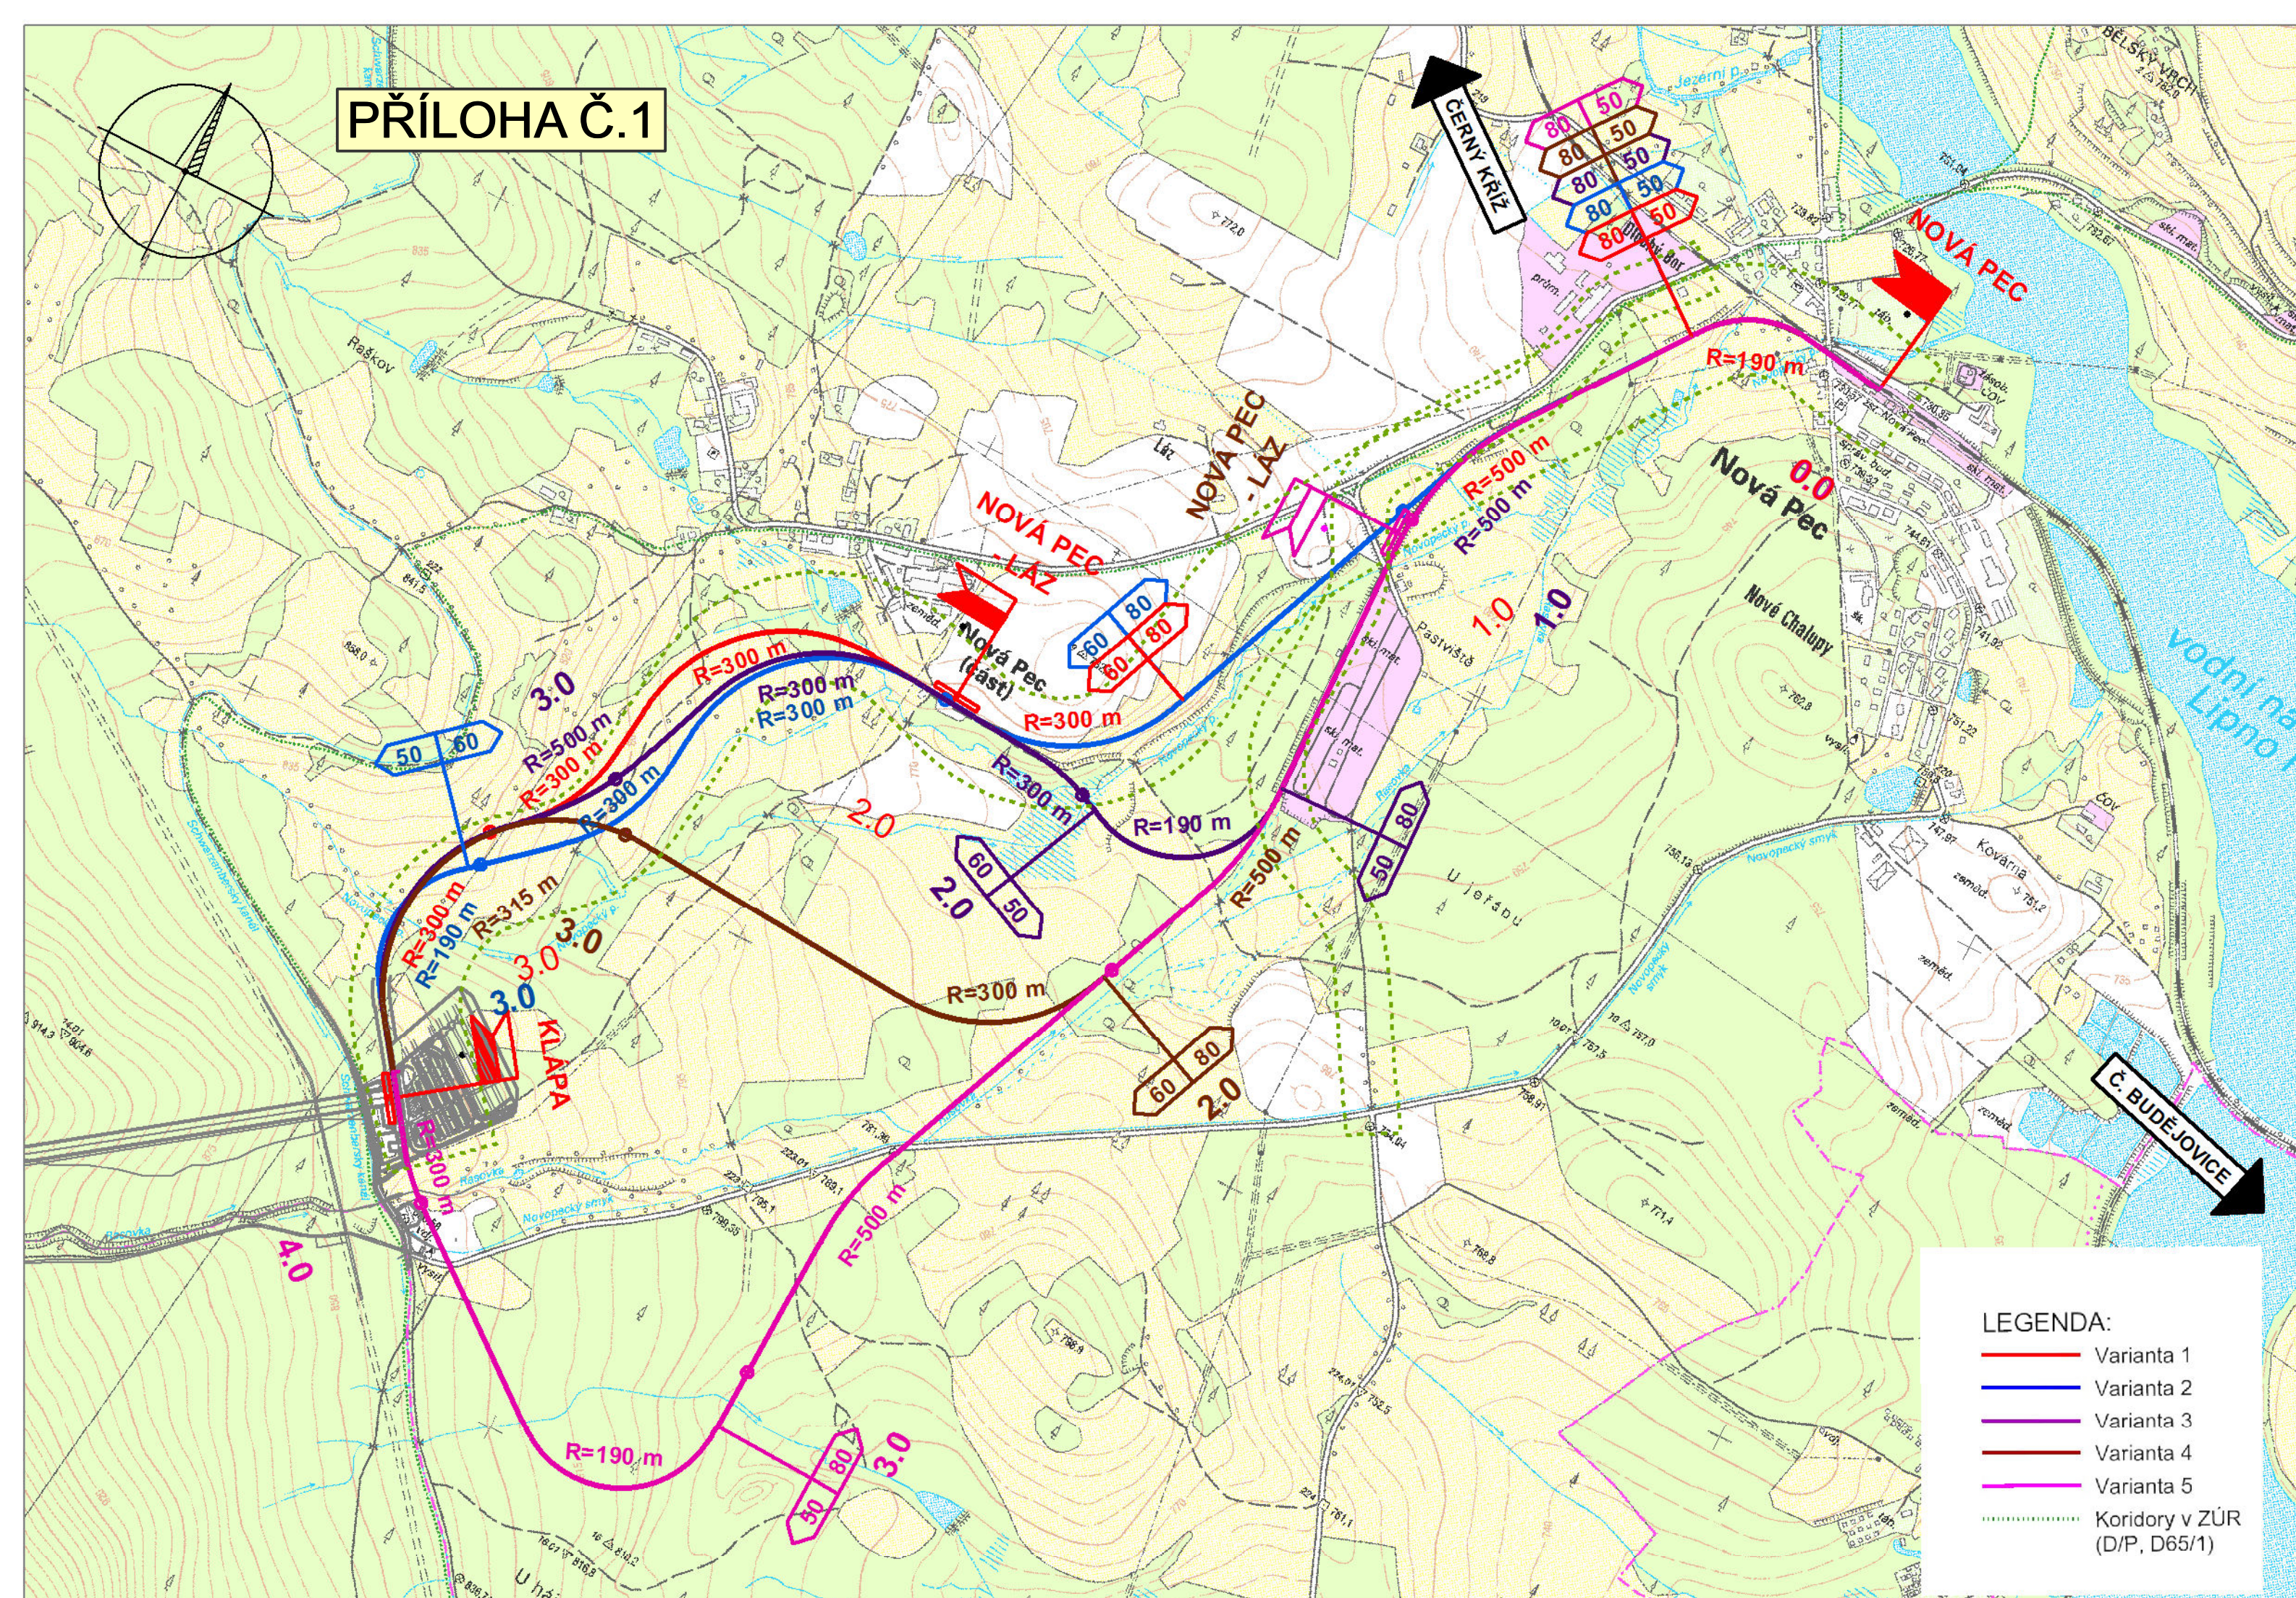

Doplňující údaje :

Rev.	Datum	Popis	Vypracoval	Kontroloval	Schválil
1	30.4.2013	Popřipomínkách	Ing. J. Nový v.r.	Ing. M. Babič v.r.	Ing. M. Babič v.r.
0	30.3.2013	1. vydání	Ing. J. Nový v.r.	Ing. M. Babič v.r.	Ing. M. Babič v.r.

Objednatel :	i U Zimního stadionu 1952/2, 370 76 České Budějovice e-mail: podatelna@kraj-jihocesky.cz web: www.kraj-jihocesky.cz		Souprava :
Zhotovitel :	IKP Consulting Engineers, s.r.o. Jankovcova 1037/49, Classic 7 - budova C, 170 00 Praha 7 tel: 255 733 111, fax: 255 733 605 e-mail: info@ikpce.com, web: www.ikpce.com		
Projekt :	Železniční napojení Klápy na systém ŠED, úsek Nová Pec - Klápa		Číslo projektu : 112827
Kraj : Jihočeský			VP (HIP) : Ing. Jan Nový
Obsah :	II. ČÁST - STUDIE Přehledná situace variant		Stupeň : studie
			Datum : 07/2013
			Archiv : -
			Formát : 3 x A4
			Měřítko : 1 : 10 000
	Část : II.	Příloha : 003	